

会签	确认	给排水	暖通
建筑 Arch.	结构 Struct.	电气 Elec.	


设计 签字	Designer signature
审定 Approved	
审核 Examined	
注册商 Registered	
项目负责人 Project director	
专业负责 Chief	
校对 Check	
设计 Design	
制图 Draw	

建设单位	中山市同乐社区股份合作经济联合社
工程名称	小榄镇广福路厂区一期
图纸内容	总平面图

单位出图专用章	Project Seal
---------	--------------

注前师执业专用章	Registered Seal
----------	-----------------

业务号 Project No.	专业 Discipline	类别 Category
版本号 Version No.	图号 Drawing No.	1/总 1/Total
设计阶段 Stage	施工图 Drawing	日期 Date 2023.06

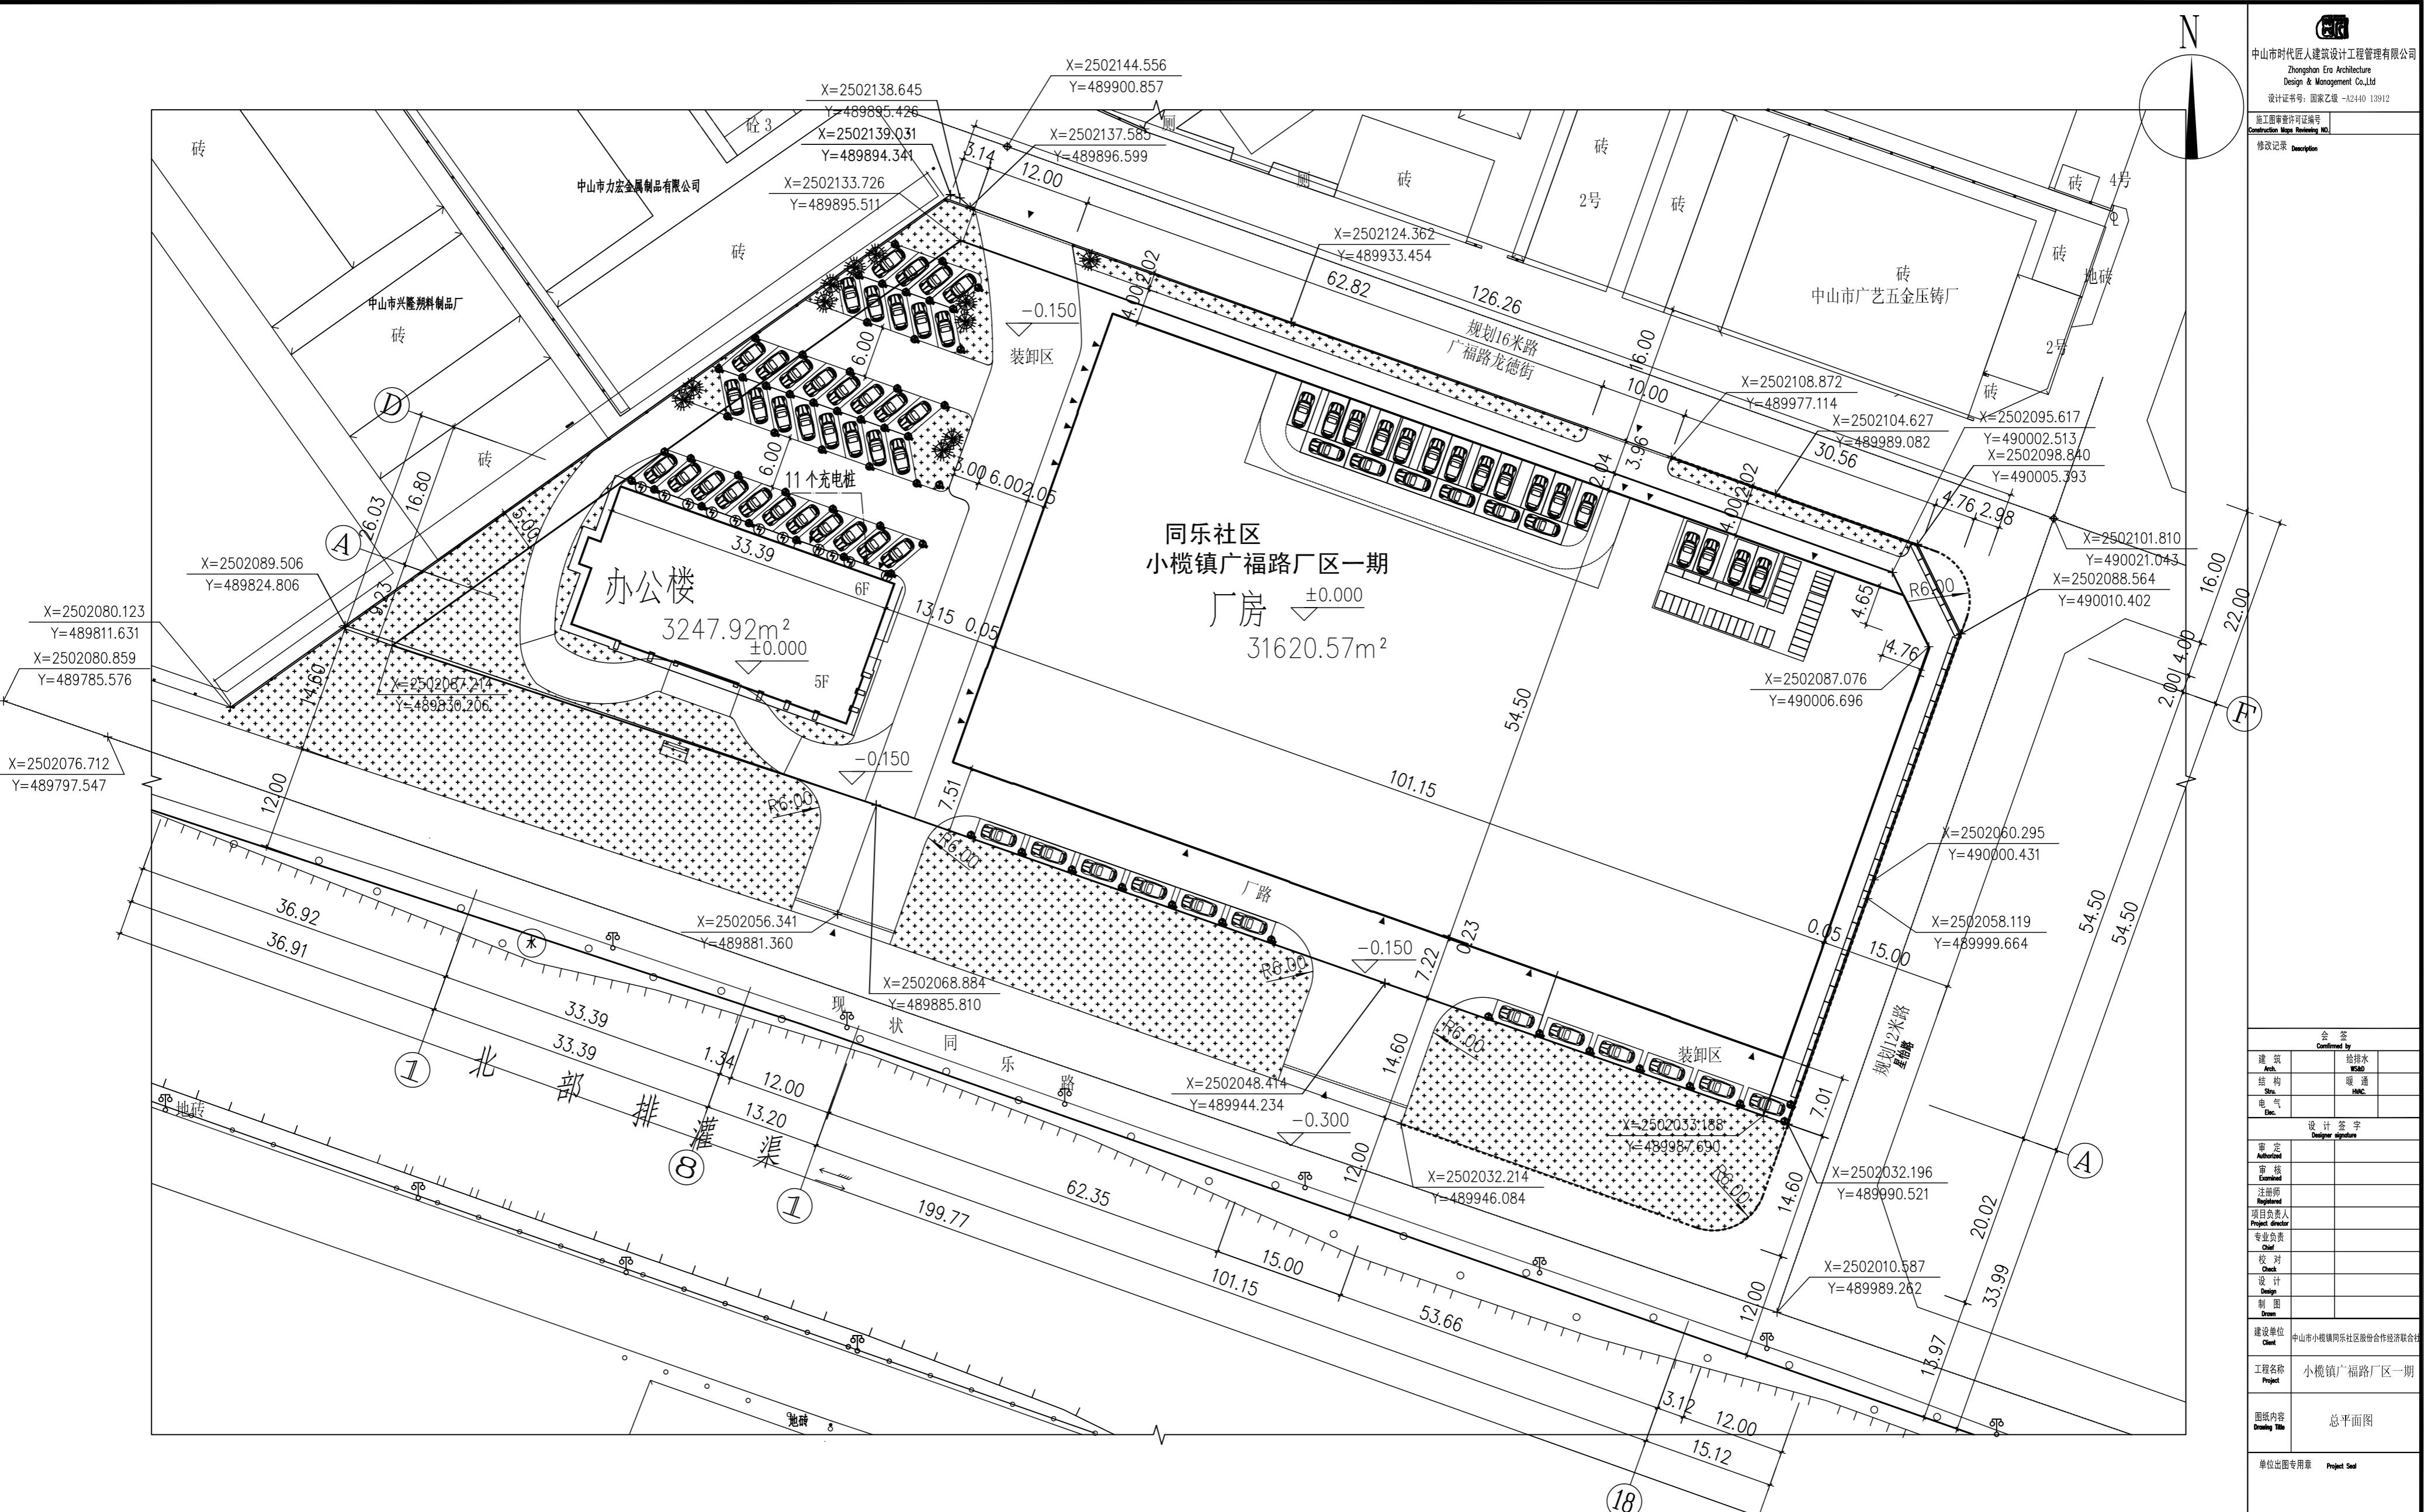

总平面图 1:500

单位 米

说明: (1). 厂房生产类别 丙类 耐火等级: 二级.

(2). 项目位置: 中山市小榄镇广福路尾